


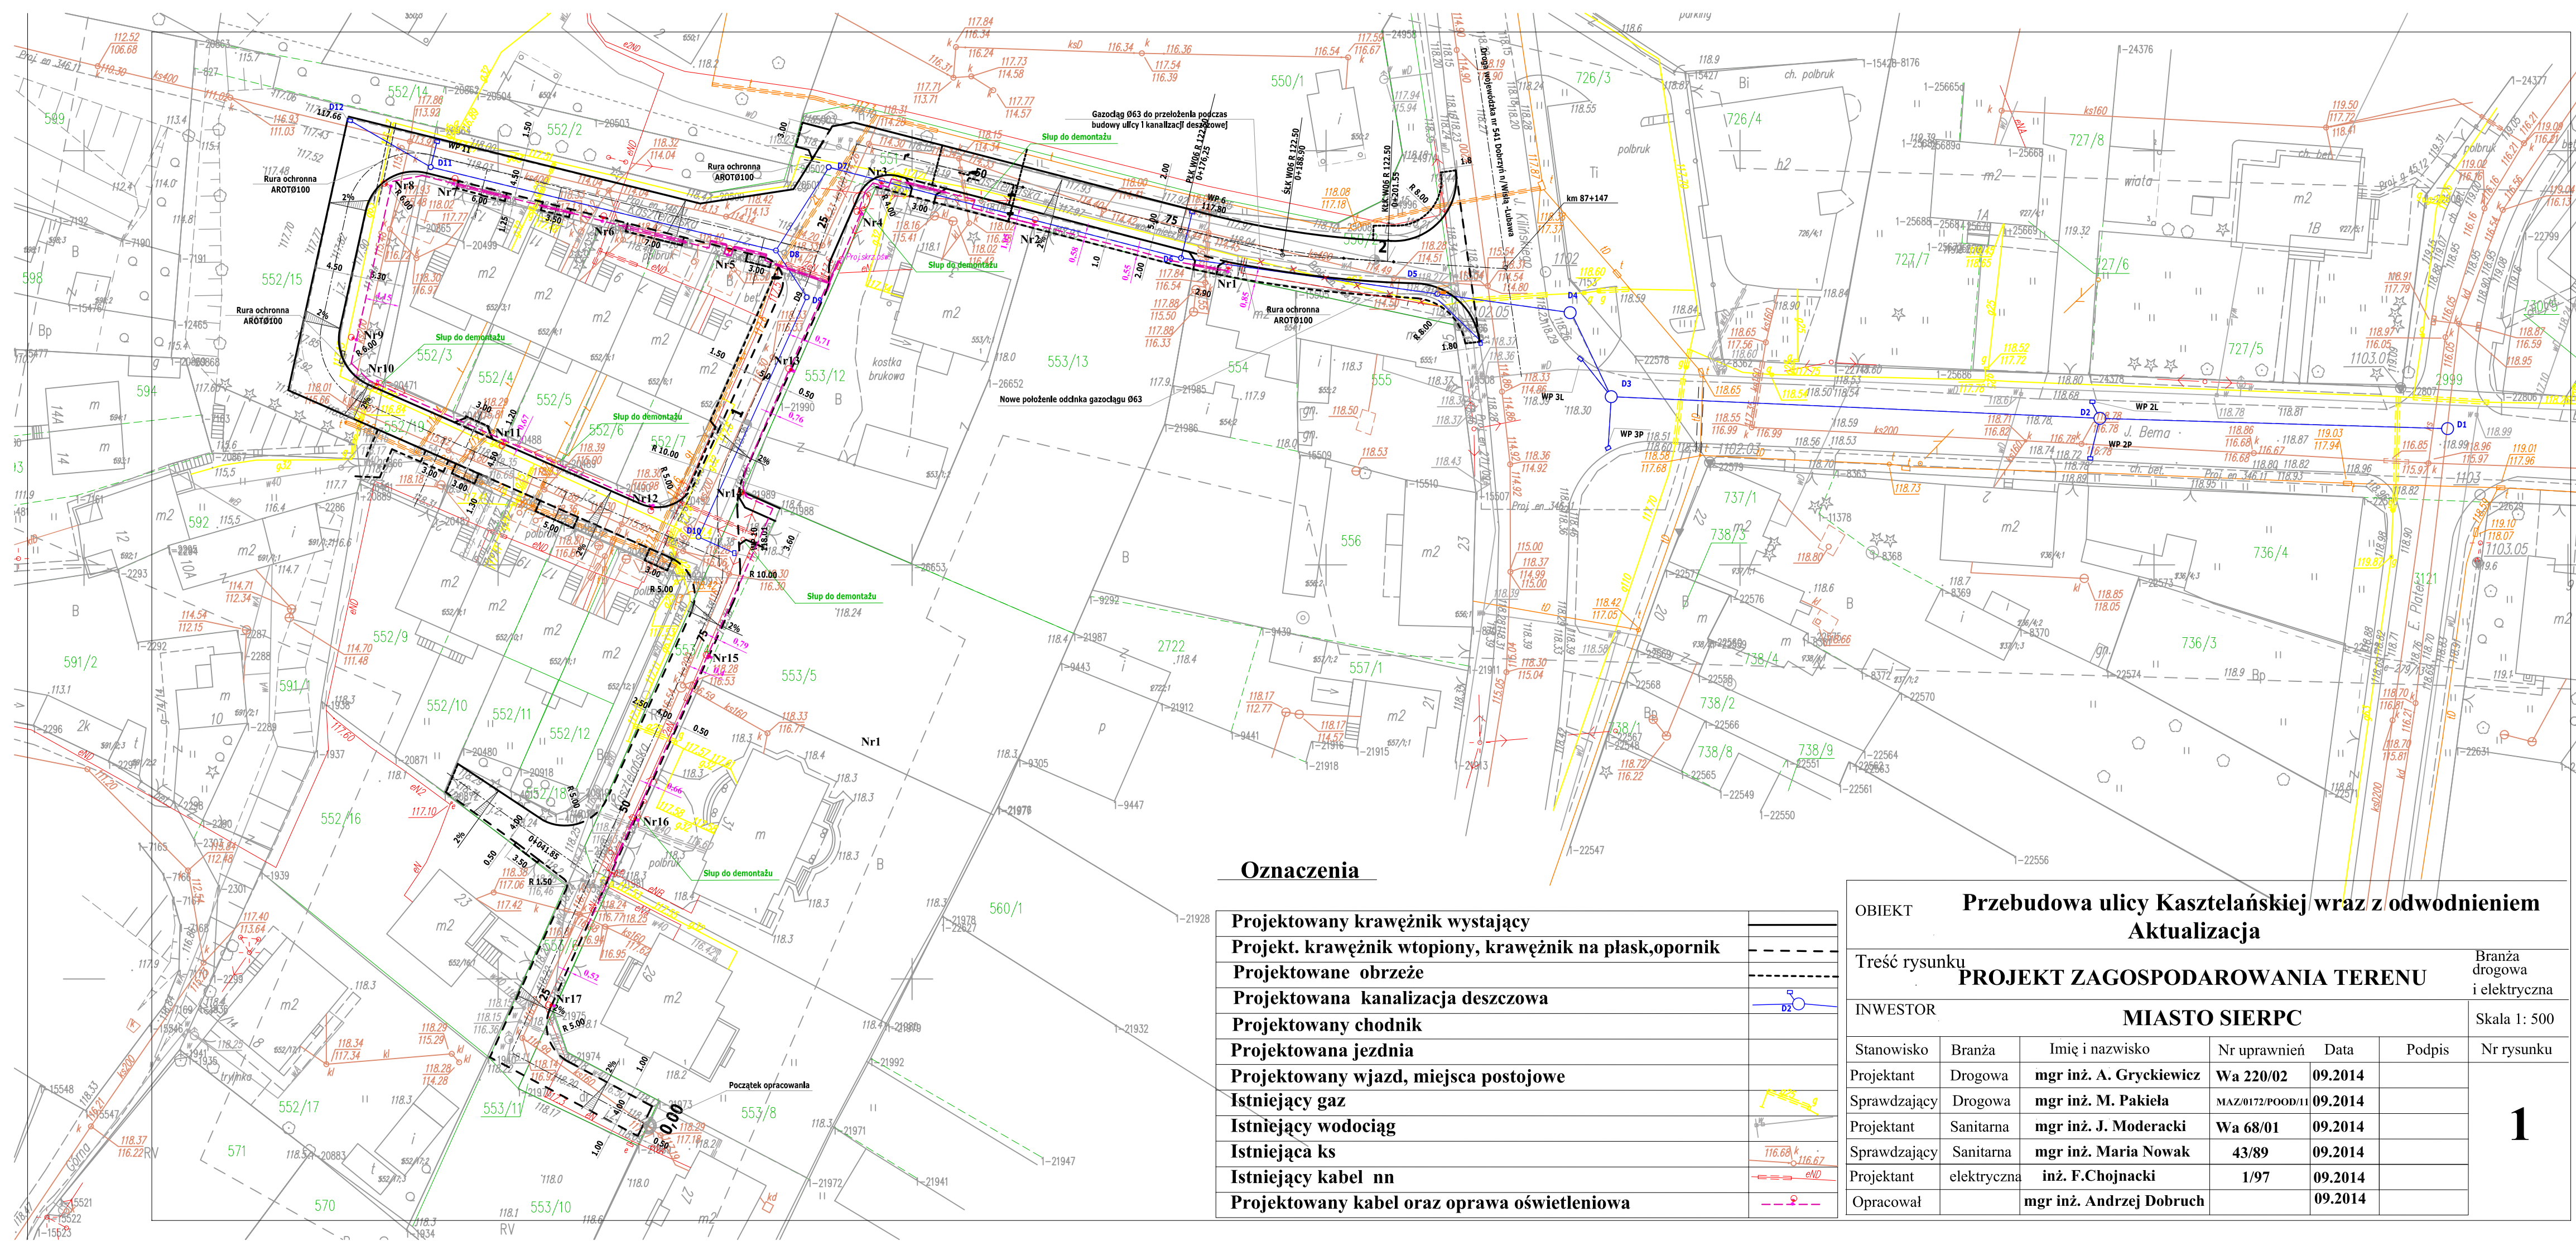

Oznaczenia

Projektowany krawężnik wystający	
Projekt. krawężnik wtopiony, krawężnik na płask,opornik	---
Projektowane obrzeże	---
Projektowana kanalizacja deszczowa	
Projektowany chodnik	
Projektowana jezdnia	
Projektowany wjazd, miejsca postojowe	
Istniejący gaz	
Istniejący wodociąg	
Istniejąca ks	
Istniejący kabel nn	
Projektowany kabel oraz oprawa oświetleniowa	

OBIEKT Przebudowa ulicy Kasztelańskiej wraz z odwodnieniem						
Aktualizacja						
Treść rysunku PROJEKT ZAGOSPODAROWANIA TERENU						Branża drogowa i elektryczna
INWESTOR MIASTO SIERPC						Skala 1: 500
Stanowisko	Branża	Imię i nazwisko	Nr uprawnień	Data	Podpis	1
Projektant	Drogowa	mgr inż. A. Grykiewicz	Wa 220/02	09.2014		
Sprawdzający	Drogowa	mgr inż. M. Pakiela	MAZ/0172/POOD/11	09.2014		
Projektant	Sanitarna	mgr inż. J. Moderacki	Wa 68/01	09.2014		
Sprawdzający	Sanitarna	mgr inż. Maria Nowak	43/89	09.2014		
Projektant	elektryczna	inż. F. Chojnacki	1/97	09.2014		
Opracował		mgr inż. Andrzej Dobruch		09.2014		